


■ 납품 도면

MEMO

- ✓ 무대장치 배치 및 위치조정은 필히 감독관 협의후 진행 할것임.
- ✓ FLY DUCT, 무대조명기구 별도

MEMO

- 건축 공사분
1. 판넬실(창고) 그라운드아이언 진입 사다리(수직사다리X)
- 무대장치 공사분
1. 모터에서 스위치까지 배선 및 결선
- 전기업체 공사분
1. 전기분전반-> 무대장치 CONTROL PANEL까지 1차 인입전원

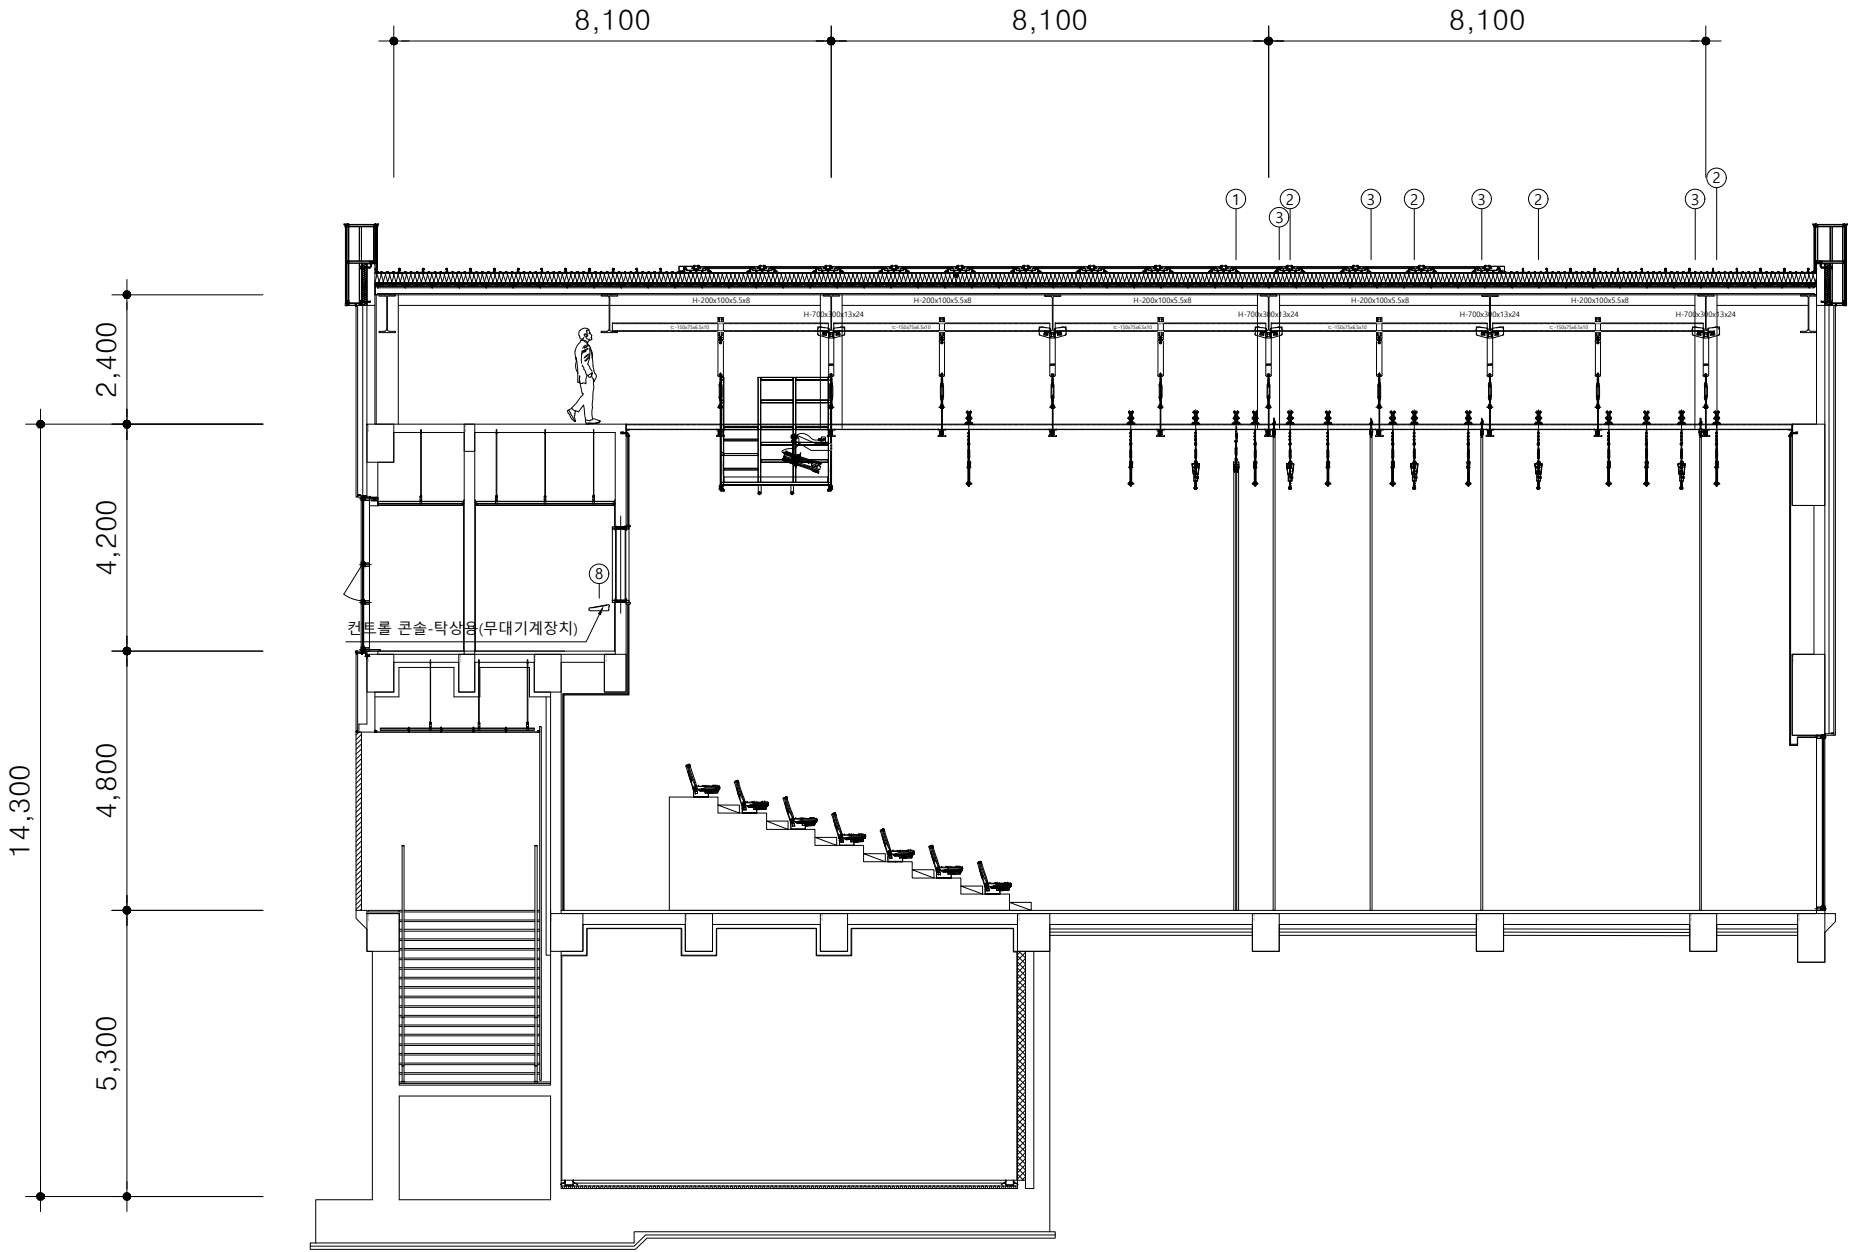

블랙박스 무대장치 단면도

PROJECT TITLE



백제문화스타케이션 조성사업

NOTES

REV.	DATE	DESCRIPTION	DRN
2			
1			

KNT Architecture Urban Planning Consulting ARCHITECTS Constuction Management (주)케이엔티종합건축사사무소 117, March Avenue 4, 187 Hangeul-ro, Seodang-gu, Gyeonggi-do, Korea T: 041-942-5922 F: 041-942-5925 E-mail: knt@knta.com.net	
건 축	김양희건축사사무소 충청남도 청양군 청양읍 중앙로 184 T : 041-942-5922 F : 041-942-5925
구 조	(주)동양구조 송파구 법원로 11길 11 현대지식산업센터 A동 707호 T : 02-549-4566 F : 02-547-1263/4
토 목	다움 엔지니어링 안양시 동안구 평촌대로 239 신원예트라운 320호 T : 070-7006-5345 F : 070-7006-5349
조 경	조경공방B02 서울 은평구 불광동 484-113 향림빌딩 302호 T : 02-322-9193 F : 02-322-9199
기계설비 /소방기계	(주)서원이엔씨 서울시 금천구 가산동 60-15, 상원리더스타워 301호 T : 02-2039-9540 F : 02-2039-9525
전기설비 /소방전기	(주)서원이엔씨 서울시 금천구 가산동 60-15, 상원리더스타워 301호 T : 02-2039-9540 F : 02-2039-9525

DRAWING TITLE

블랙박스공연장 상세도-2

APPROVAL DATE	APPROVED BY	조원규
PROJECT NO.	PROJECT MANAGER	함태영
ENGINEER	PROJECT ARCHITECT	김태훈, 지유진, 윤혜영
SCALE	DRAWN BY/ DATE	
A1:1/70 A3:1/140		
DRAWING NO.	REV.	A-1202


■ 납품 도면

MEMO

- ✓ 무대장치 배치 및 위치조정은 필히 감독관 협의후 진행 할것임.
- ✓ FLY DUCT, 무대조명기구 별도

MEMO

- 건축 공사분
 1. 판넬실(창고) 그라운드아인 진입 사다리(수직사다리X)
- 무대장치 공사분
 1. 모터에서 스위치까지 배선 및 결선
- 전기업체 공사분
 1. 전기분전반-> 무대장치 CONTROL PANEL까지 1차 인입전원

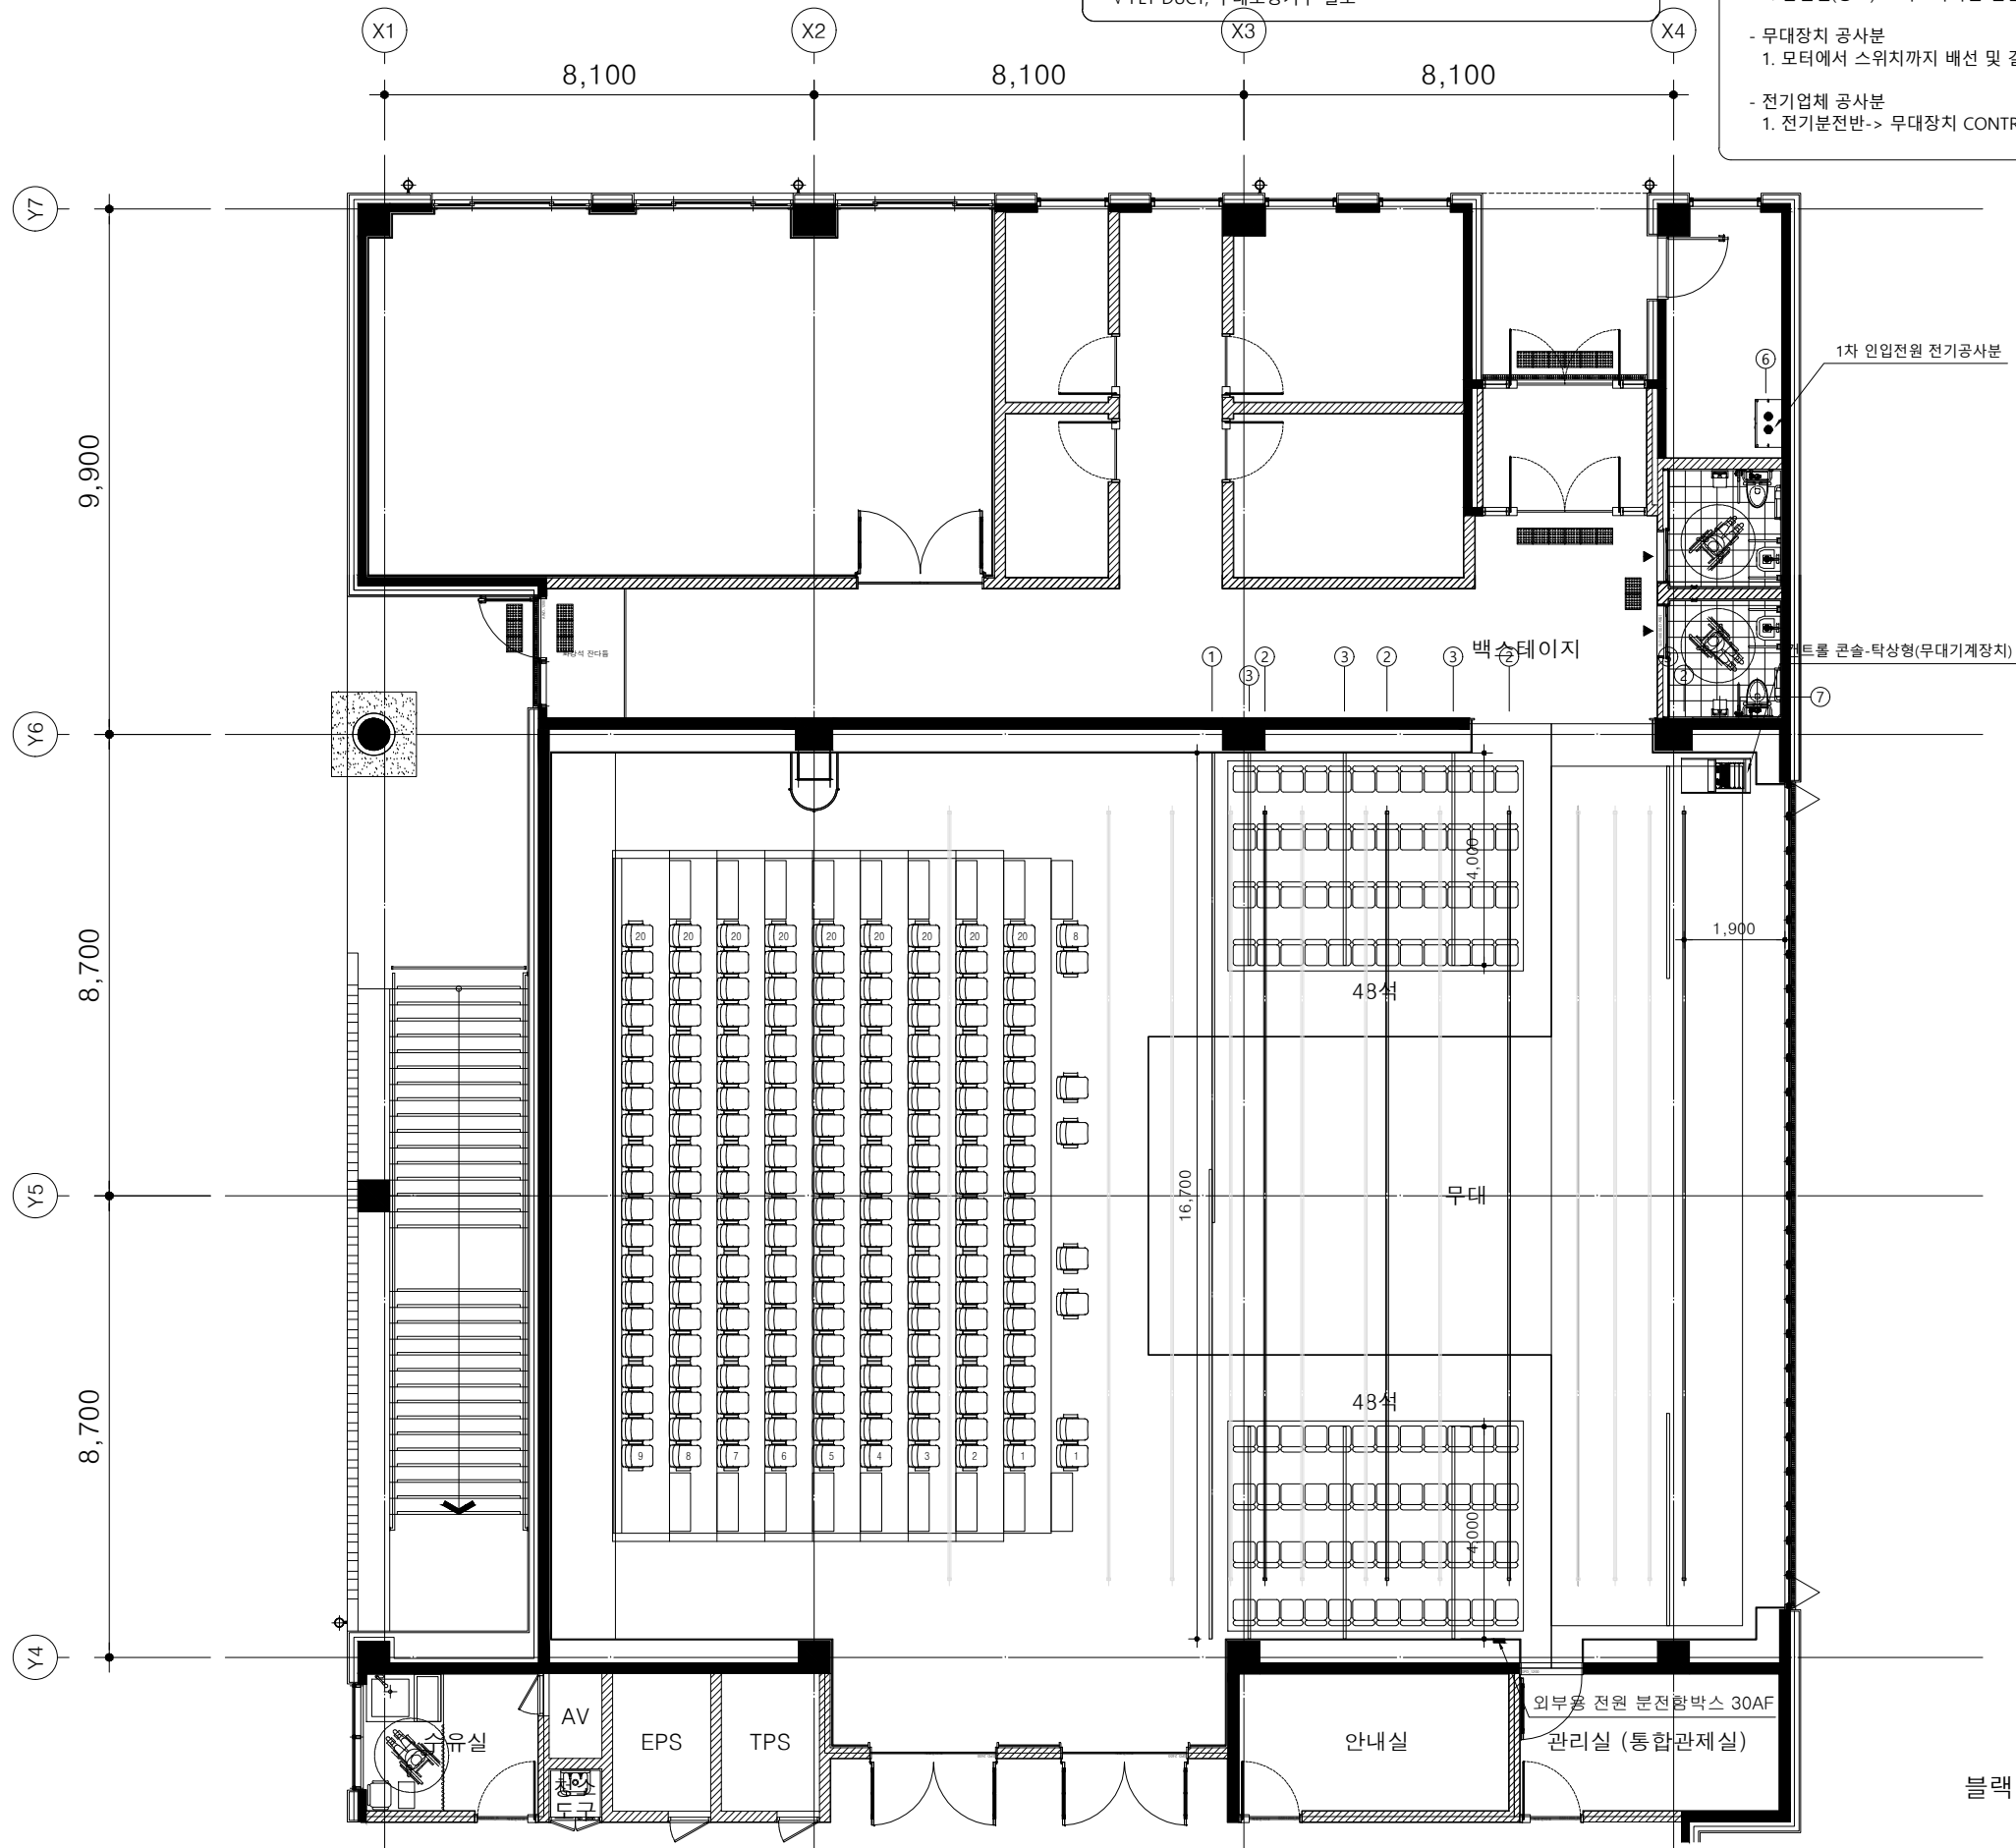

블랙박스 무대장치 평면도

PROJECT TITLE



공주시
GONGJU CITY

백제문화스타케이션 조성사업

NOTES

2			
1			
REV.	DATE	DESCRIPTION	DRN

KNT

Architecture
Urban
Planning Consulting

ARCHITECTS

Construction Management

(주)케이엔티종합건축사무소

117, March Avenue 5, 157 Hwangui-ro, Seodang-gu, Gwangju, Korea

Tel: 041-942-5922 Fax: 041-942-5923 E-mail: knt@knt.com.net

건 축	김양희건축사무소 충청남도 청양군 청양읍 중앙로 184 T : 041-942-5922 F : 041-942-5923
구 조	(주)동양구조 송파구 법원로 11길11 현대지식산업센터 A동 707호 T : 02-549-4566 F : 02-547-1263/4
토 목	다음 엔지니어링 안양시 동안구 평촌대로 239 신원메트로관 320호 T : 070-7006-5345 F : 070-7006-5349
조 경	조경공방B02 서울 은평구 불광동 484-113 향림빌딩 302호 T : 02-322-9193 F : 02-322-9199
기계설비 /소방기계	(주)서원이엔씨 서울시 금천구 가산동 60-15, 상원리더스타워 301호 T : 02-2039-9540 F : 02-2039-9525
전기설비 /소방전기	(주)서원이엔씨 서울시 금천구 가산동 60-15, 상원리더스타워 301호 T : 02-2039-9540 F : 02-2039-9525

DRAWING TITLE

블랙박스공연장 상세도-3

APPROVAL DATE	APPROVED BY
	조원규
PROJECT NO.	PROJECT MANAGER
	함태영
ENGINEER	PROJECT ARCHITECT
	김태훈, 지유진, 윤혜영
SCALE	DRAWN BY/ DATE
A1:1/70 A3:1/140	
DRAWING NO.	REV.
A-1203	